


PLANTA ALTILLO

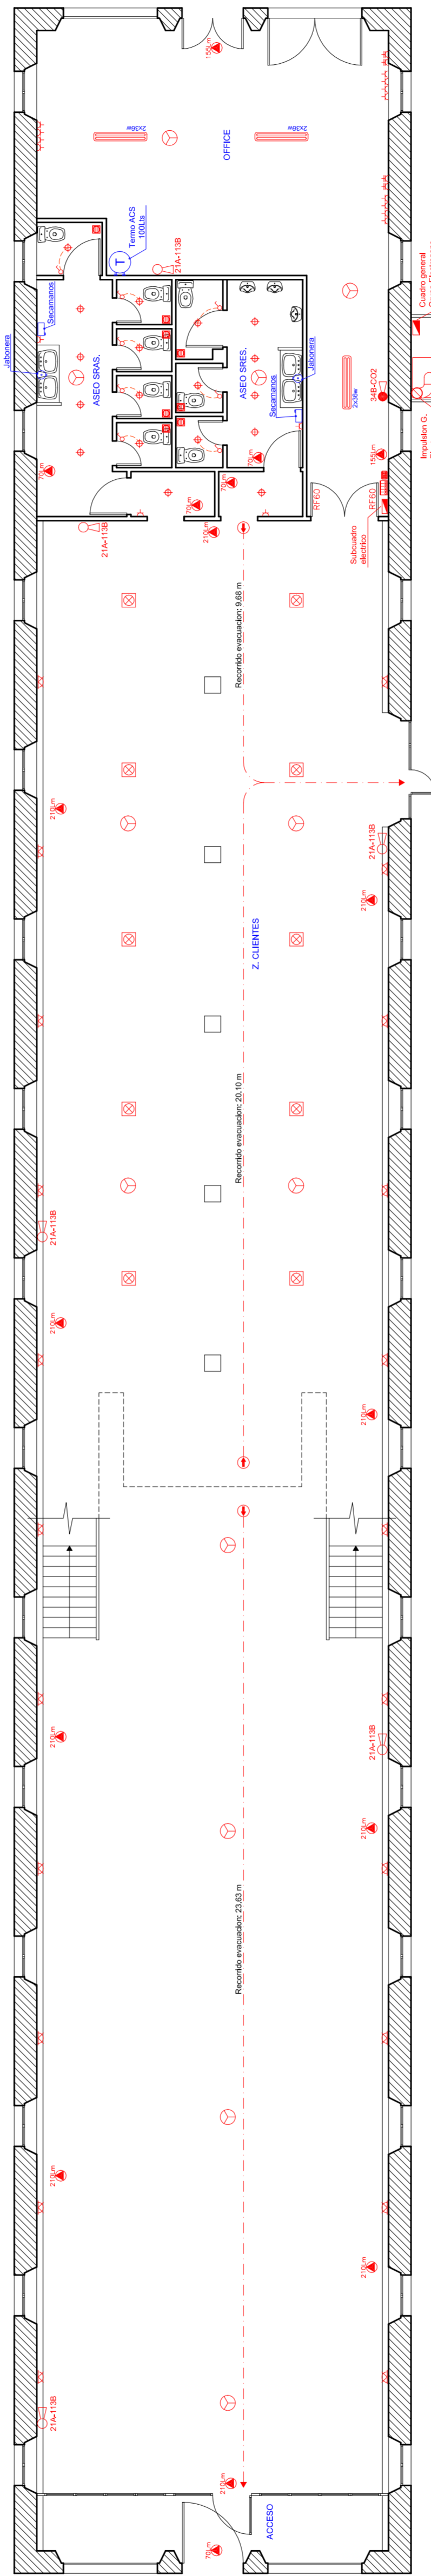

PLANTA BAJA

LEYENDA INSTALACION	
	Cuadro electrico
	Alumbrado fluorescente
	Apilique pared
	Punto de luz
	Tomo corriente 10/16A
	Tomo corriente 25A
	Interruptor sencillo
	Extractor Baño
	Luminaria de emergencia
	Origen de evacuación
	Recorrido de evacuación
	Extinguidor CO
	Central Contra incendios
	Detector ionico

CUADRO SUPERFICIES	
Acceso	= 11,81 m ²
Z. Clínicas	= 4,58 m ²
Stres	= 22,53 m ²
Aseso Stres.	= 16,72 m ²
Office	= 61,02 m ²
Altillo	= 295,91 m ²
TOTAL	= 823,17 m²

NAT ingenieros
PROYECTOS

Psj. Santa Catalina de Siena N° 2, 2°-E
C.C. "Los Gericóns" Edificio España, PALMA
Tfn./Fax: (971)72.84.20 / (971)72.23.65
E-Mail: natingenieros@nato.com

PROYECTO: SERVICIO DE OFERTAS COMPLEMENTARIAS

PROMOTOR: ES CALDERERS, S.L.

EMPLAZAMIENTO: POLIGONO N° 6, PARCELA 911
SAN JUAN

FECHA: NOV.-2003 REF: 0555/03 ESCALA: 1/100 N° PLANO: 2

PLANO: PLANTA INSTALACION ELECTRICA Y CONTRA INCENDIOS

EL INGENIERO TECNICO
A. AMATLLER HUMBERT